



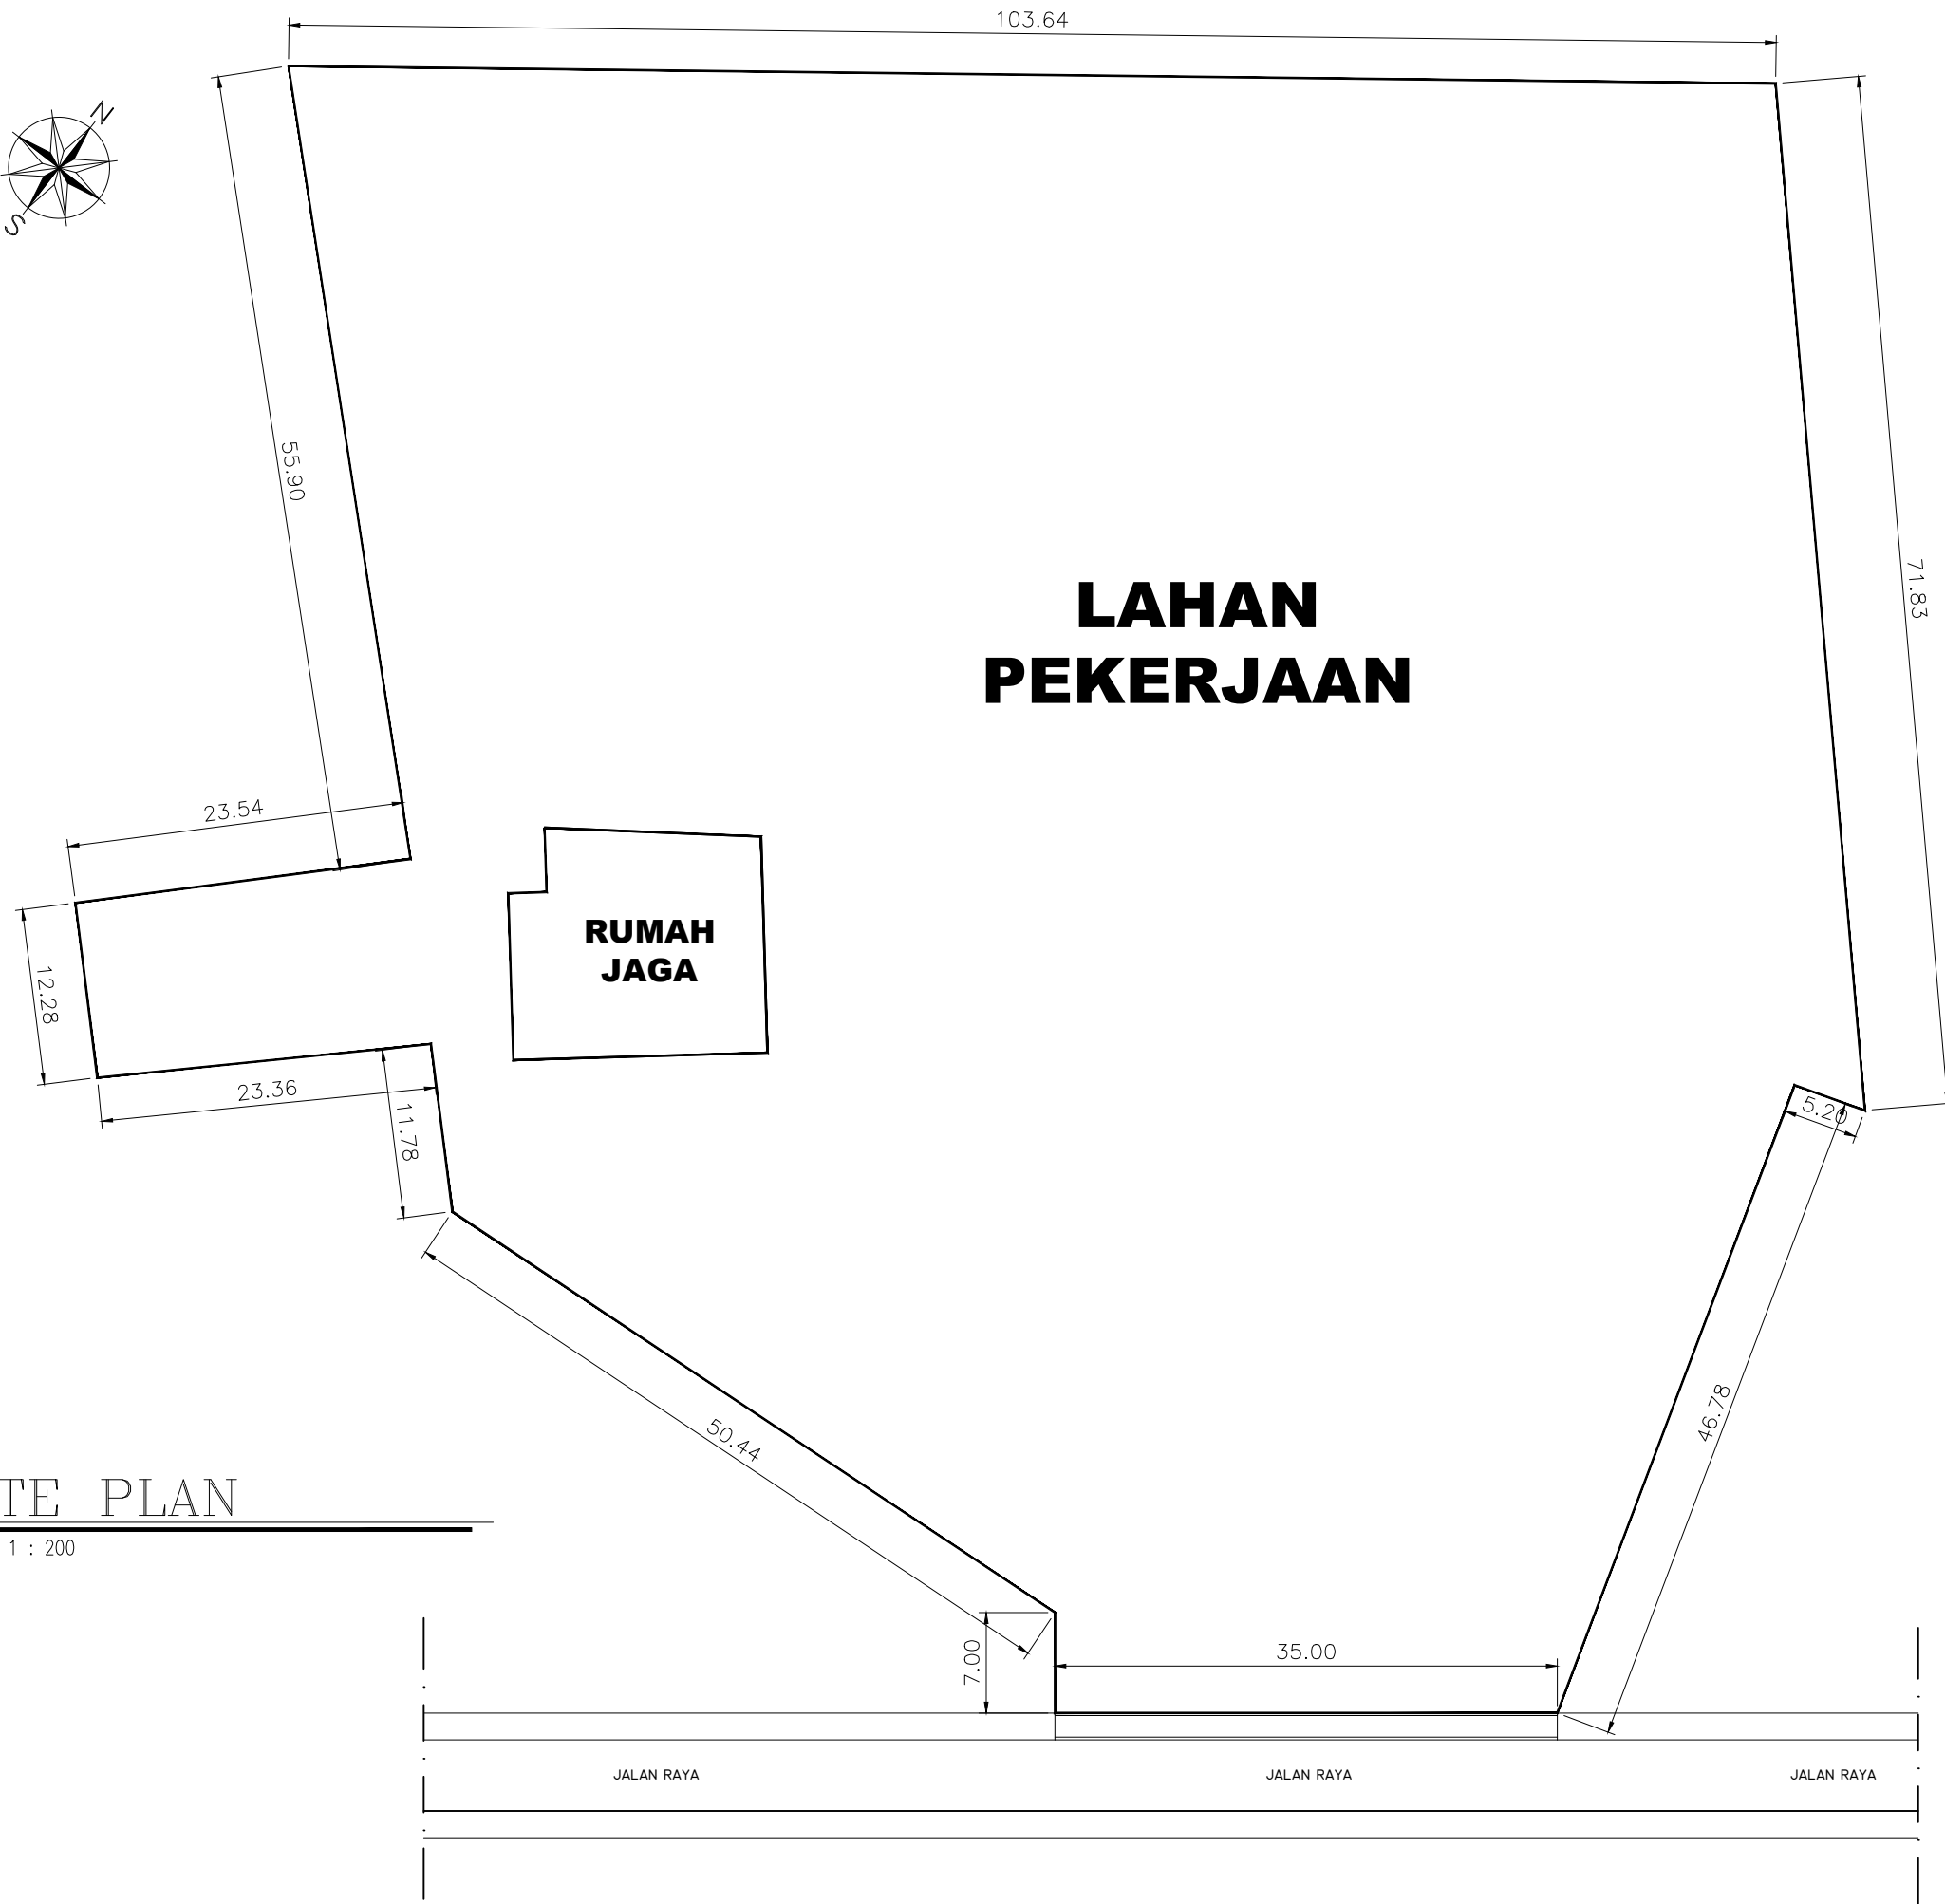

PEMBERI TUGAS		
DINAS PENGELOLAAN SUMBER DAYA AIR PROVINSI SUMATERA SELATAN		
JUDUL KEGIATAN		
PEMBANGUNAN HANGGAR		
CATATAN		
DIBUAT		
KONSULTAN PERENCANA CV. RIDHO REGINA BERJAYA		
DEDI, S.T SURVEYOR		
DIPERIKSA		
KONSULTAN PERENCANA CV. RIDHO REGINA BERJAYA		
ARI SETIAWAN, SST. TEAM LEADER		
MENYETUJUI		
PEJABAT PELAKSANA TEKNIS KEGIATAN (PPTK) DINAS PENGELOLAAN SUMBER DAYA AIR PROVINSI SUMATERA SELATAN		
K.NATA YUDHA NIP. 19851225 201001 1 003		
MENGETAHUI		
KUASA PENGGUNA ANGGARAN (KPA) DINAS PENGELOLAAN SUMBER DAYA AIR PROVINSI SUMATERA SELATAN		
A. YUDI SAPUTRA, ST, MT NIP. 19860918 201212 1 002		
JUDUL GAMBAR		
SITE PLAN		
TAHUN	SKALA	NO. GBR
2023	1 : 200	01

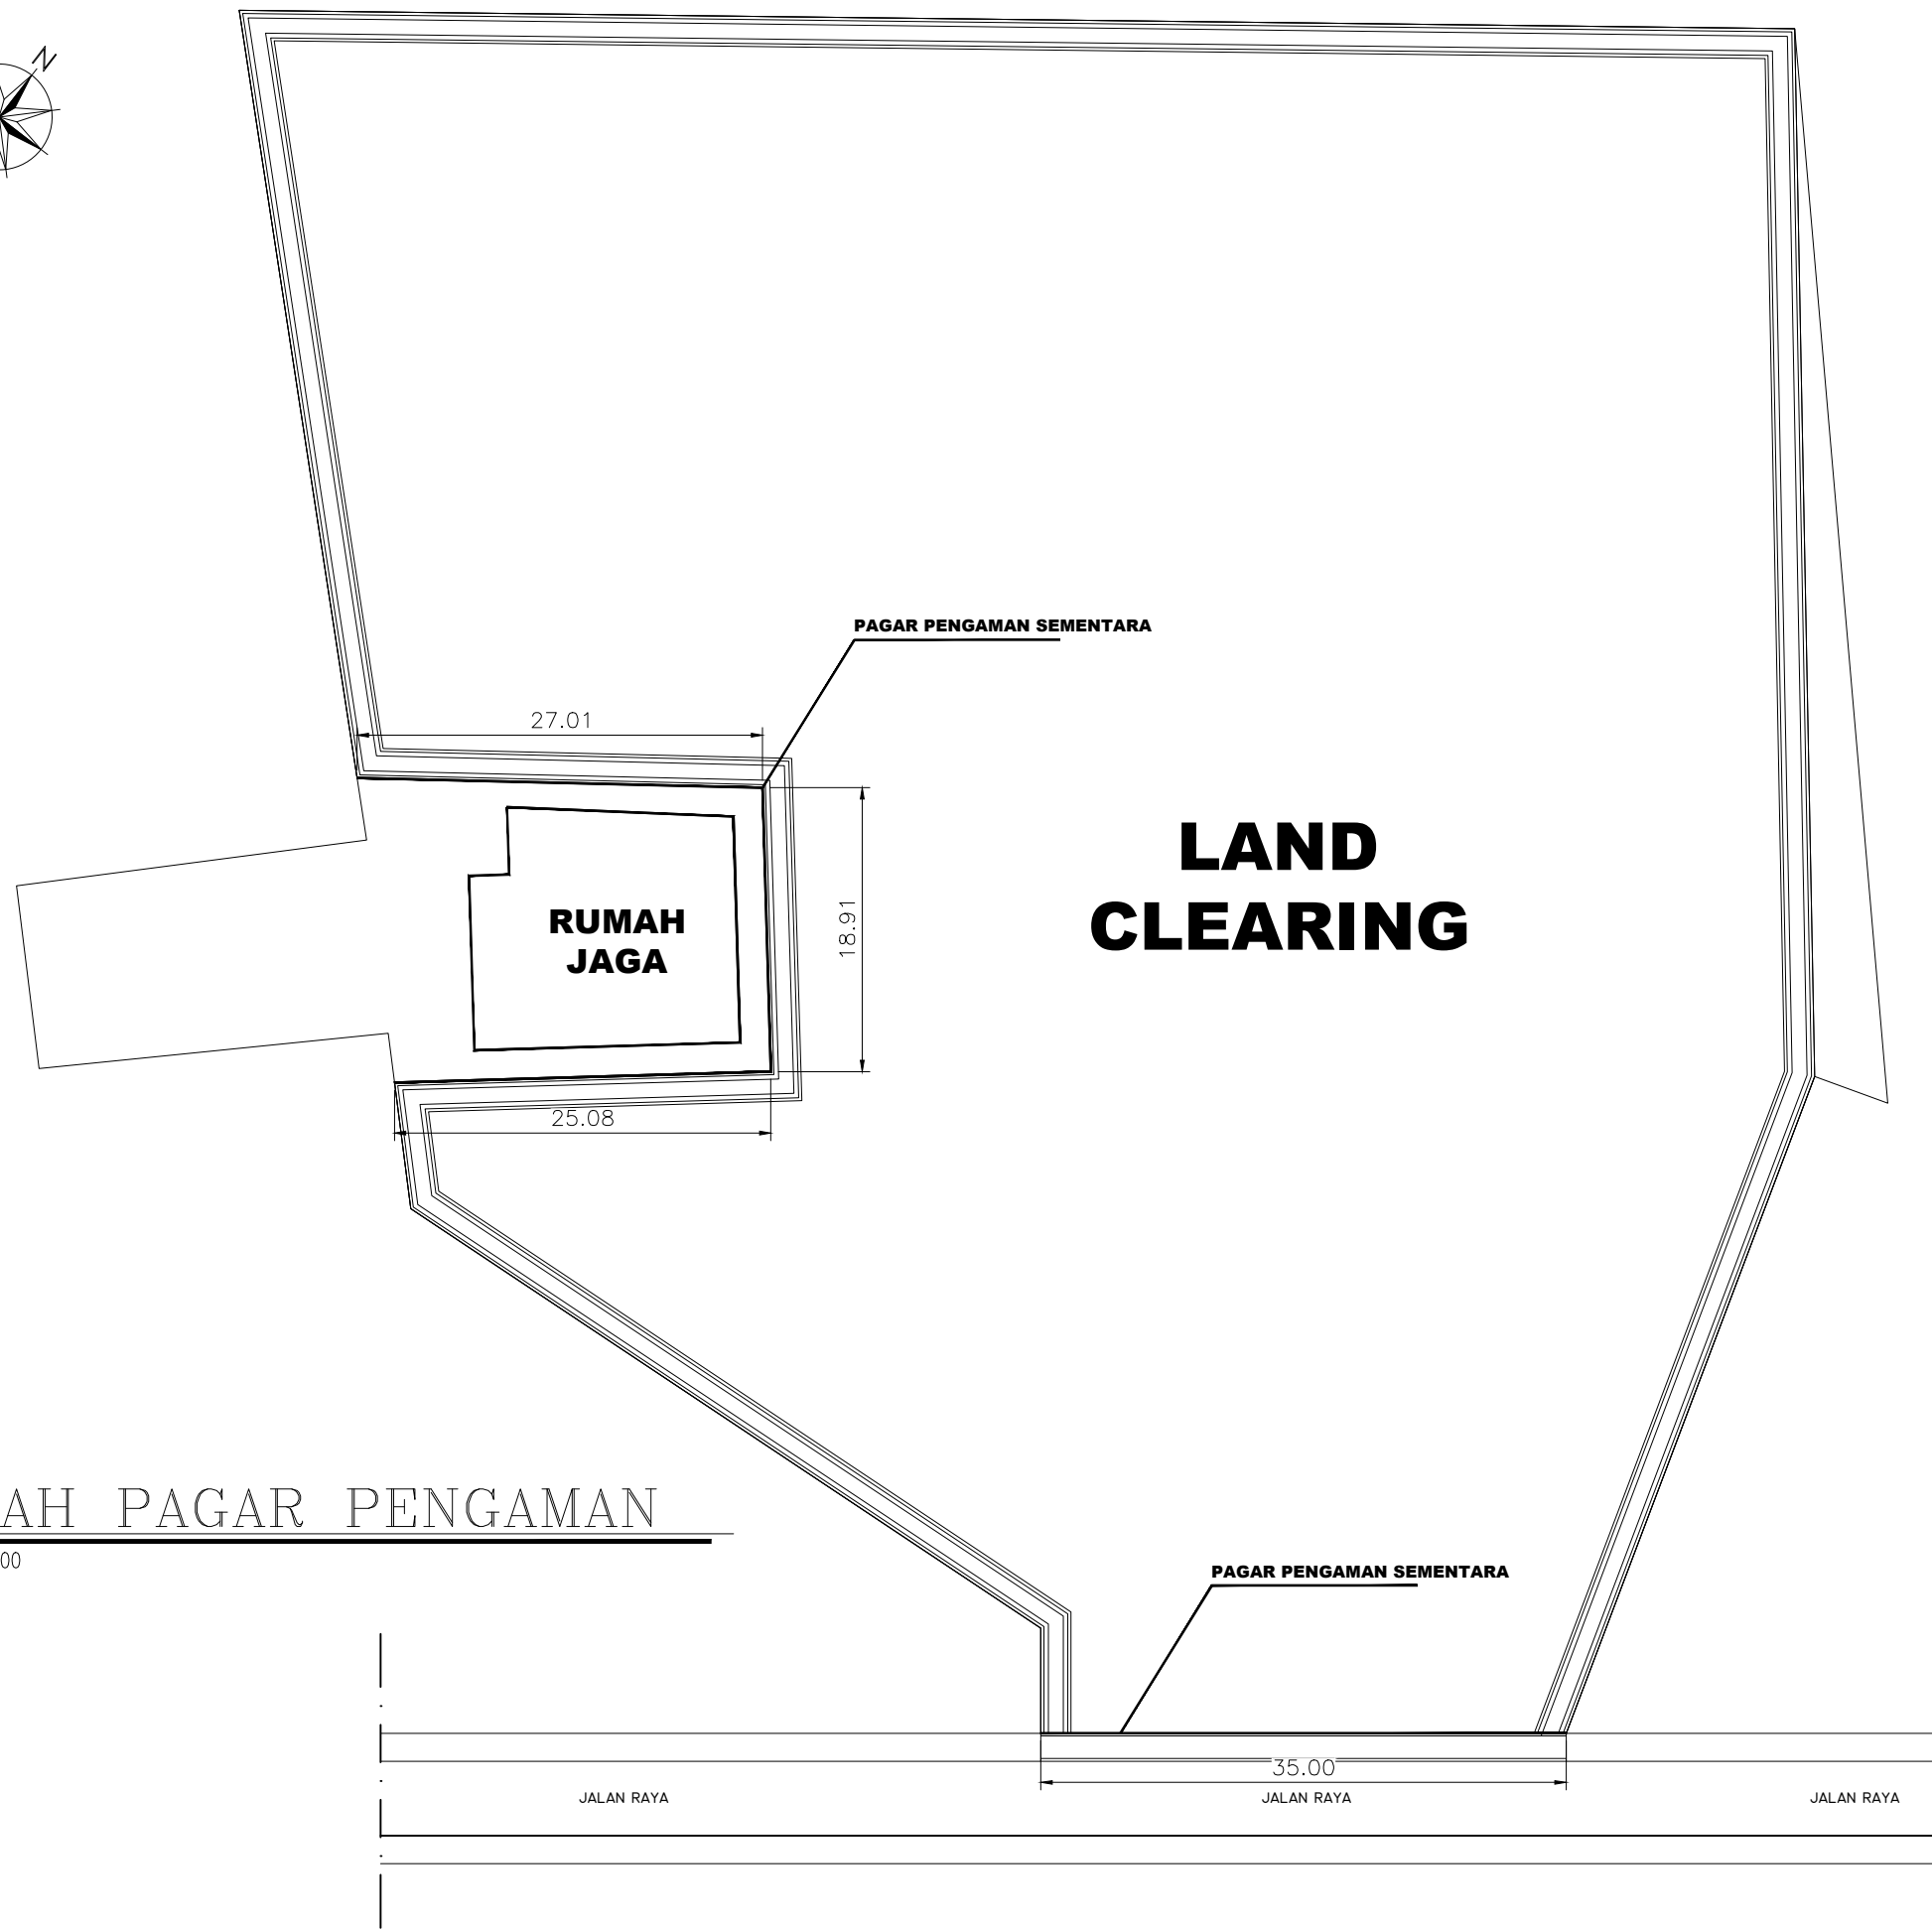


DENAH PAGAR PENGAMAN

SCALE 1 : 200

PEMBERI TUGAS		
DINAS PENGELOLAAN SUMBER DAYA AIR PROVINSI SUMATERA SELATAN		
JUDUL KEGIATAN		
PEMBANGUNAN HANGGAR		
CATATAN		
DIBUAT		
KONSULTAN PERENCANA CV. RIDHO REGINA BERJAYA		
DEDI, S.T SURVEYOR		
DIPERIKSA		
KONSULTAN PERENCANA CV. RIDHO REGINA BERJAYA		
ARI SETIAWAN, SST. TEAM LEADER		
MENYETUJUI		
PEJABAT PELAKSANA TEKNIS KEGIATAN (PPTK) DINAS PENGELOLAAN SUMBER DAYA AIR PROVINSI SUMATERA SELATAN		
K.NATA YUDHA NIP. 19851225 201001 1 003		
MENGETAHUI		
KUASA PENGGUNA ANGGARAN (KPA) DINAS PENGELOLAAN SUMBER DAYA AIR PROVINSI SUMATERA SELATAN		
A. YUDI SAPUTRA, ST, MT NIP. 19860918 201212 1 002		
JUDUL GAMBAR		
DENAH PAGAR PENGAMAN		
TAHUN	SKALA	NO. GBR
2023	1 : 200	02



LAHAN RUMAH JAGA

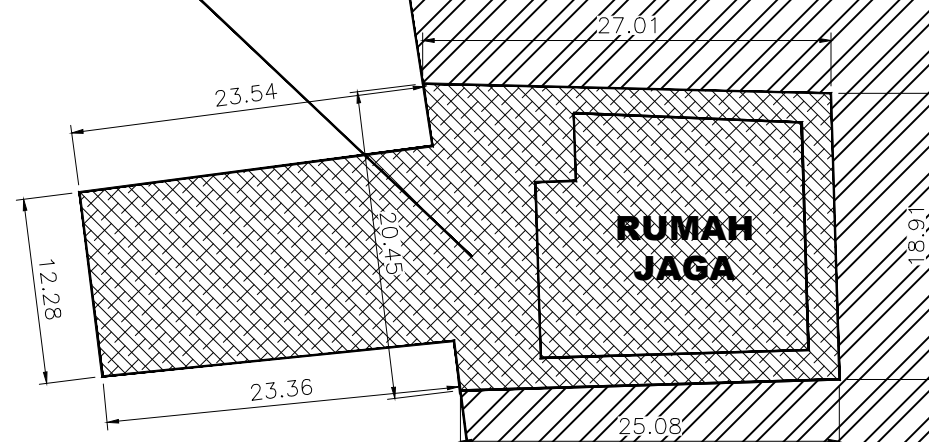

DENAH LAND CLEARING


SCALE 1 : 200

JALAN RAYA

JALAN RAYA

JALAN RAYA


PEMBERI TUGAS		
DINAS PENGELOLAAN SUMBER DAYA AIR PROVINSI SUMATERA SELATAN		
JUDUL KEGIATAN		
PEMBANGUNAN HANGGAR		
CATATAN		
LAND CLEARING TIDAK DIKERJAKAN		
DIBUAT		
KONSULTAN PERENCANA CV. RIDHO REGINA BERJAYA		
DEDI, S.T SURVEYOR		
DIPERIKSA		
KONSULTAN PERENCANA CV. RIDHO REGINA BERJAYA		
ARI SETIAWAN, SST. TEAM LEADER		
MENYETUJUI		
PEJABAT PELAKSANA TEKNIS KEGIATAN (PPTK) DINAS PENGELOLAAN SUMBER DAYA AIR PROVINSI SUMATERA SELATAN		
K.NATA YUDHA NIP. 19851225 201001 1 003		
MENGETAHUI		
KUASA PENGGUNA ANGGARAN (KPA) DINAS PENGELOLAAN SUMBER DAYA AIR PROVINSI SUMATERA SELATAN		
A. YUDI SAPUTRA, ST, MT NIP. 19860918 201212 1 002		
JUDUL GAMBAR		
DENAH LAND CLEARING		
TAHUN	SKALA	NO. GBR
2023	1 : 200	03

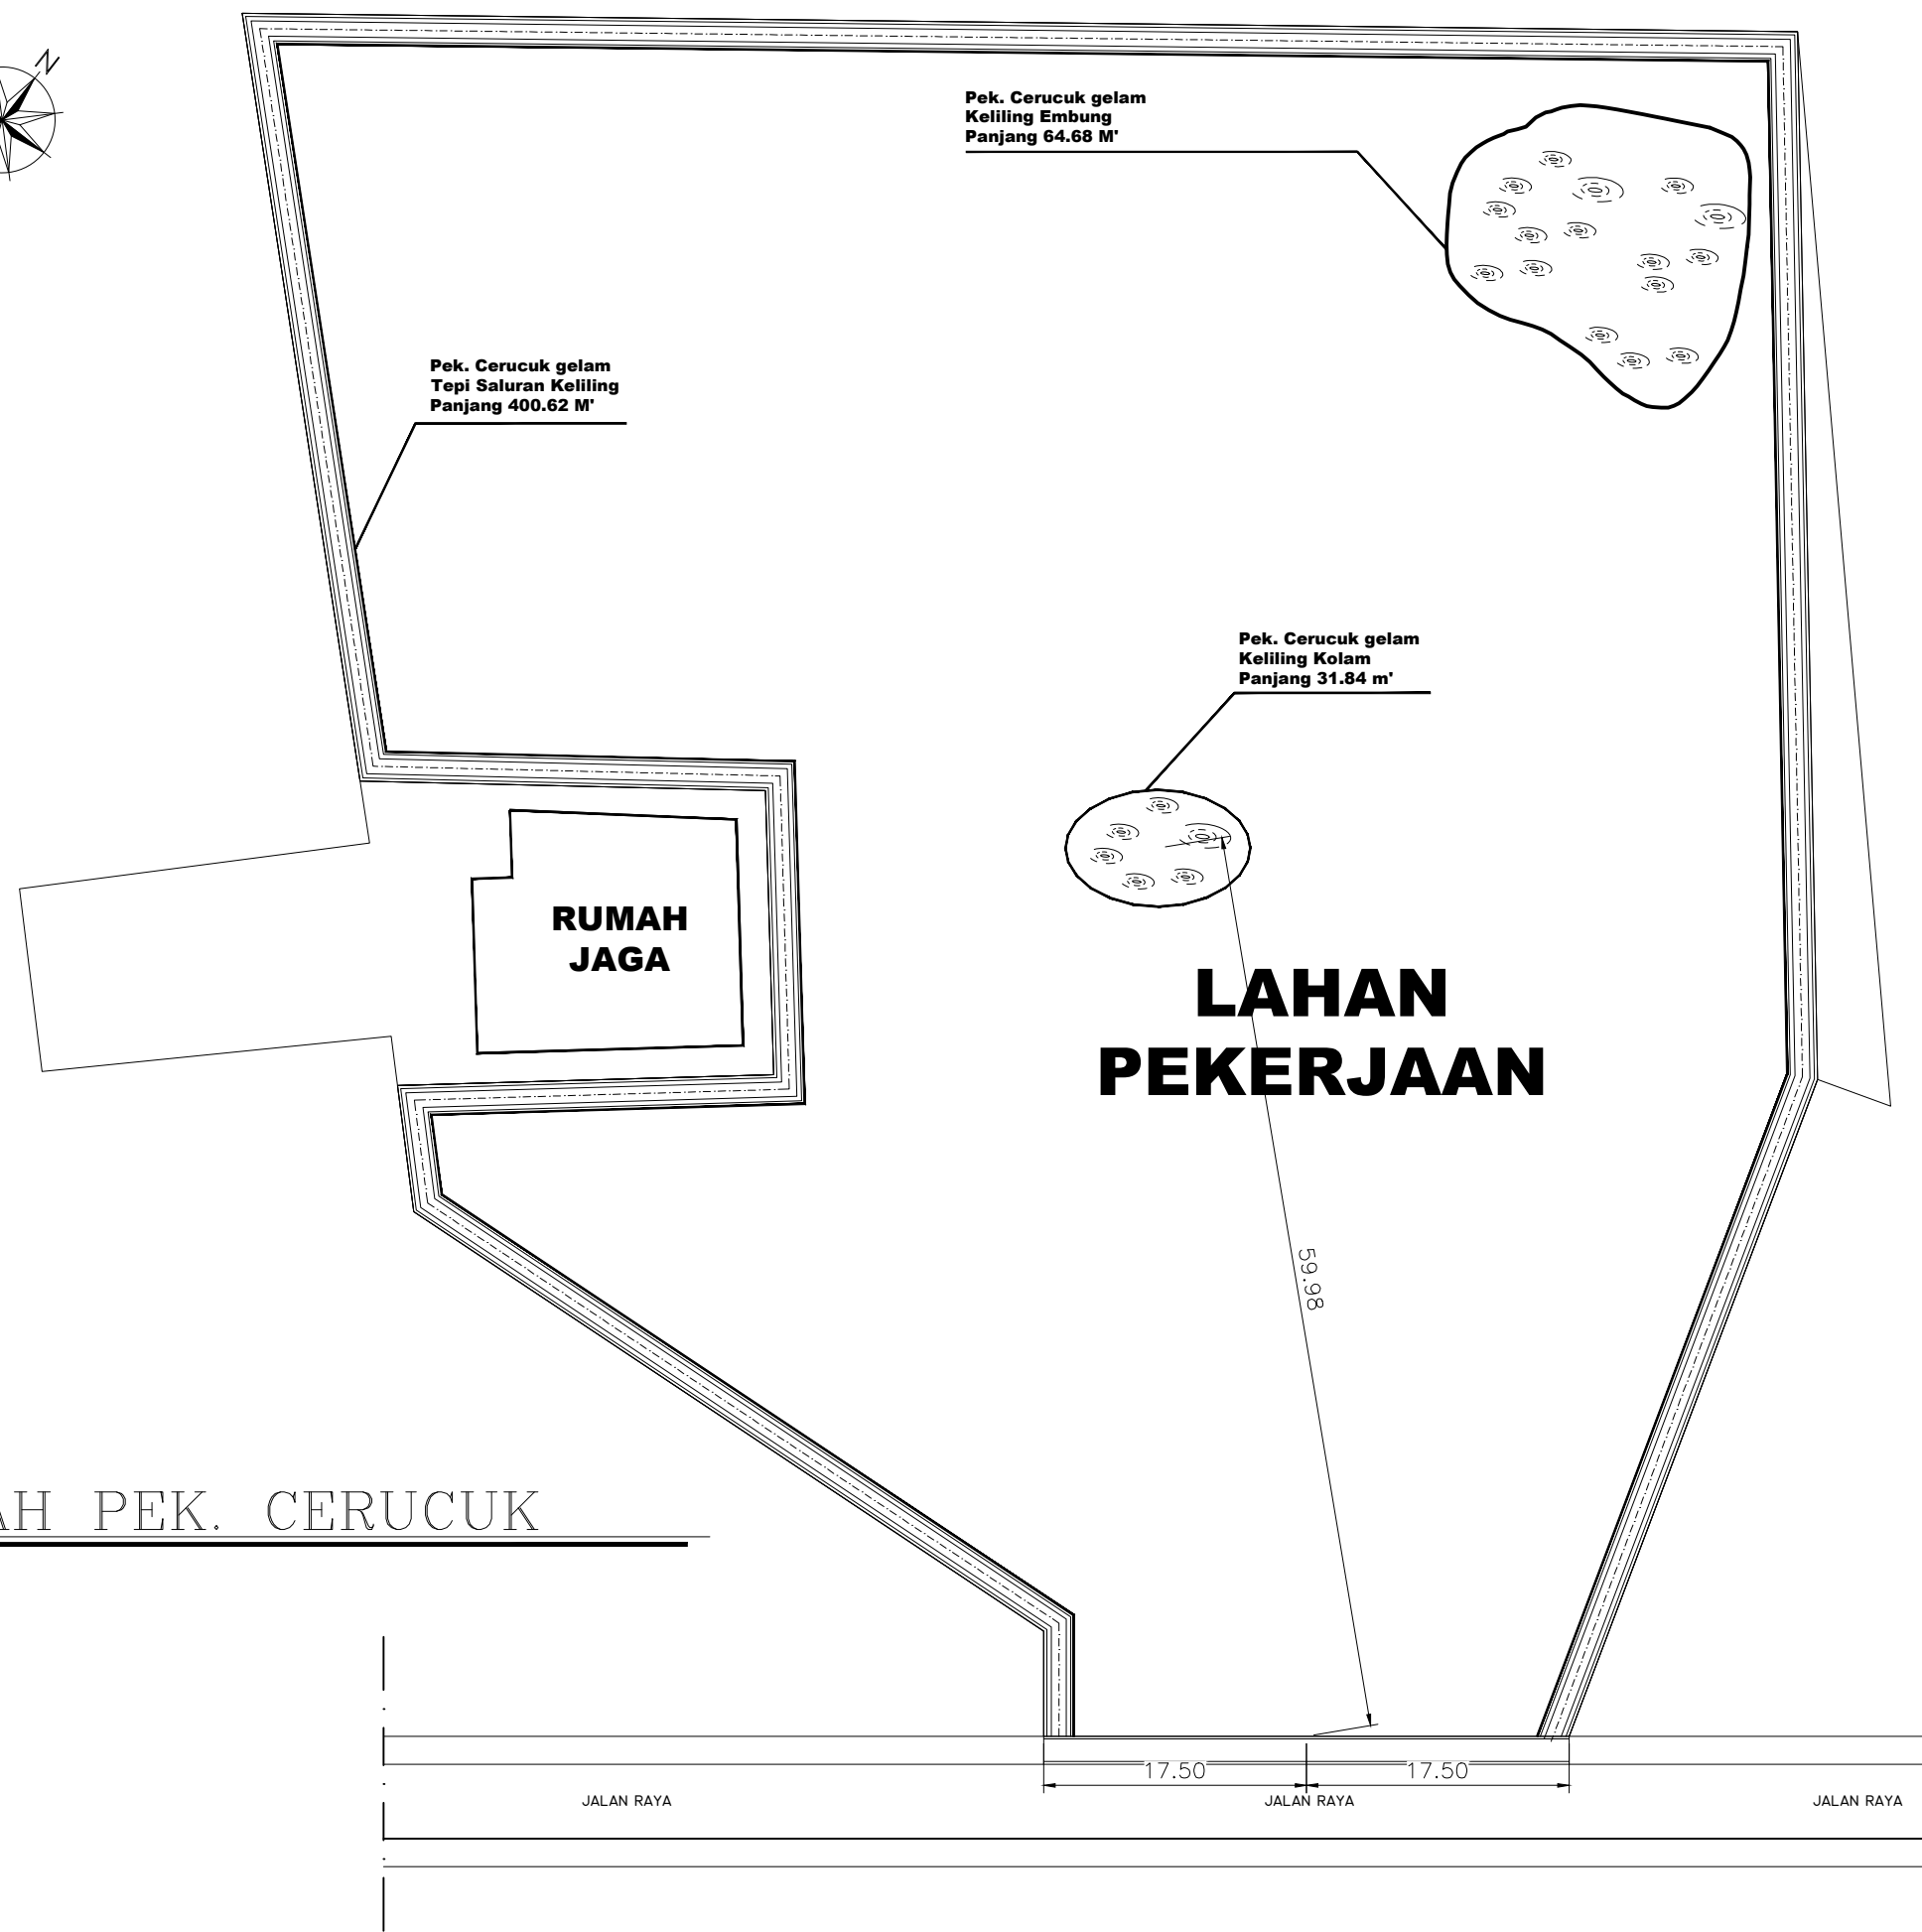

DENAH PEK. CERUCUK

SCALE 1 : 200


PEMBERI TUGAS		
DINAS PENGELOLAAN SUMBER DAYA AIR PROVINSI SUMATERA SELATAN		
JUDUL KEGIATAN		
PEMBANGUNAN HANGGAR		
CATATAN		
DIBUAT		
KONSULTAN PERENCANA CV. RIDHO REGINA BERJAYA		
DEDI, S.T SURVEYOR		
DIPERIKSA		
KONSULTAN PERENCANA CV. RIDHO REGINA BERJAYA		
ARI SETIAWAN, SST. TEAM LEADER		
MENYETUJUI		
PEJABAT PELAKSANA TEKNIS KEGIATAN (PPTK) DINAS PENGELOLAAN SUMBER DAYA AIR PROVINSI SUMATERA SELATAN		
K.NATA YUDHA NIP. 19851225 201001 1 003		
MENGETAHUI		
KUASA PENGGUNA ANGGARAN (KPA) DINAS PENGELOLAAN SUMBER DAYA AIR PROVINSI SUMATERA SELATAN		
A. YUDI SAPUTRA, ST, MT NIP. 19860918 201212 1 002		
JUDUL GAMBAR		
DENAH PEK. CERUCUK		
TAHUN	SKALA	NO. GBR
2023	1 : 200	04

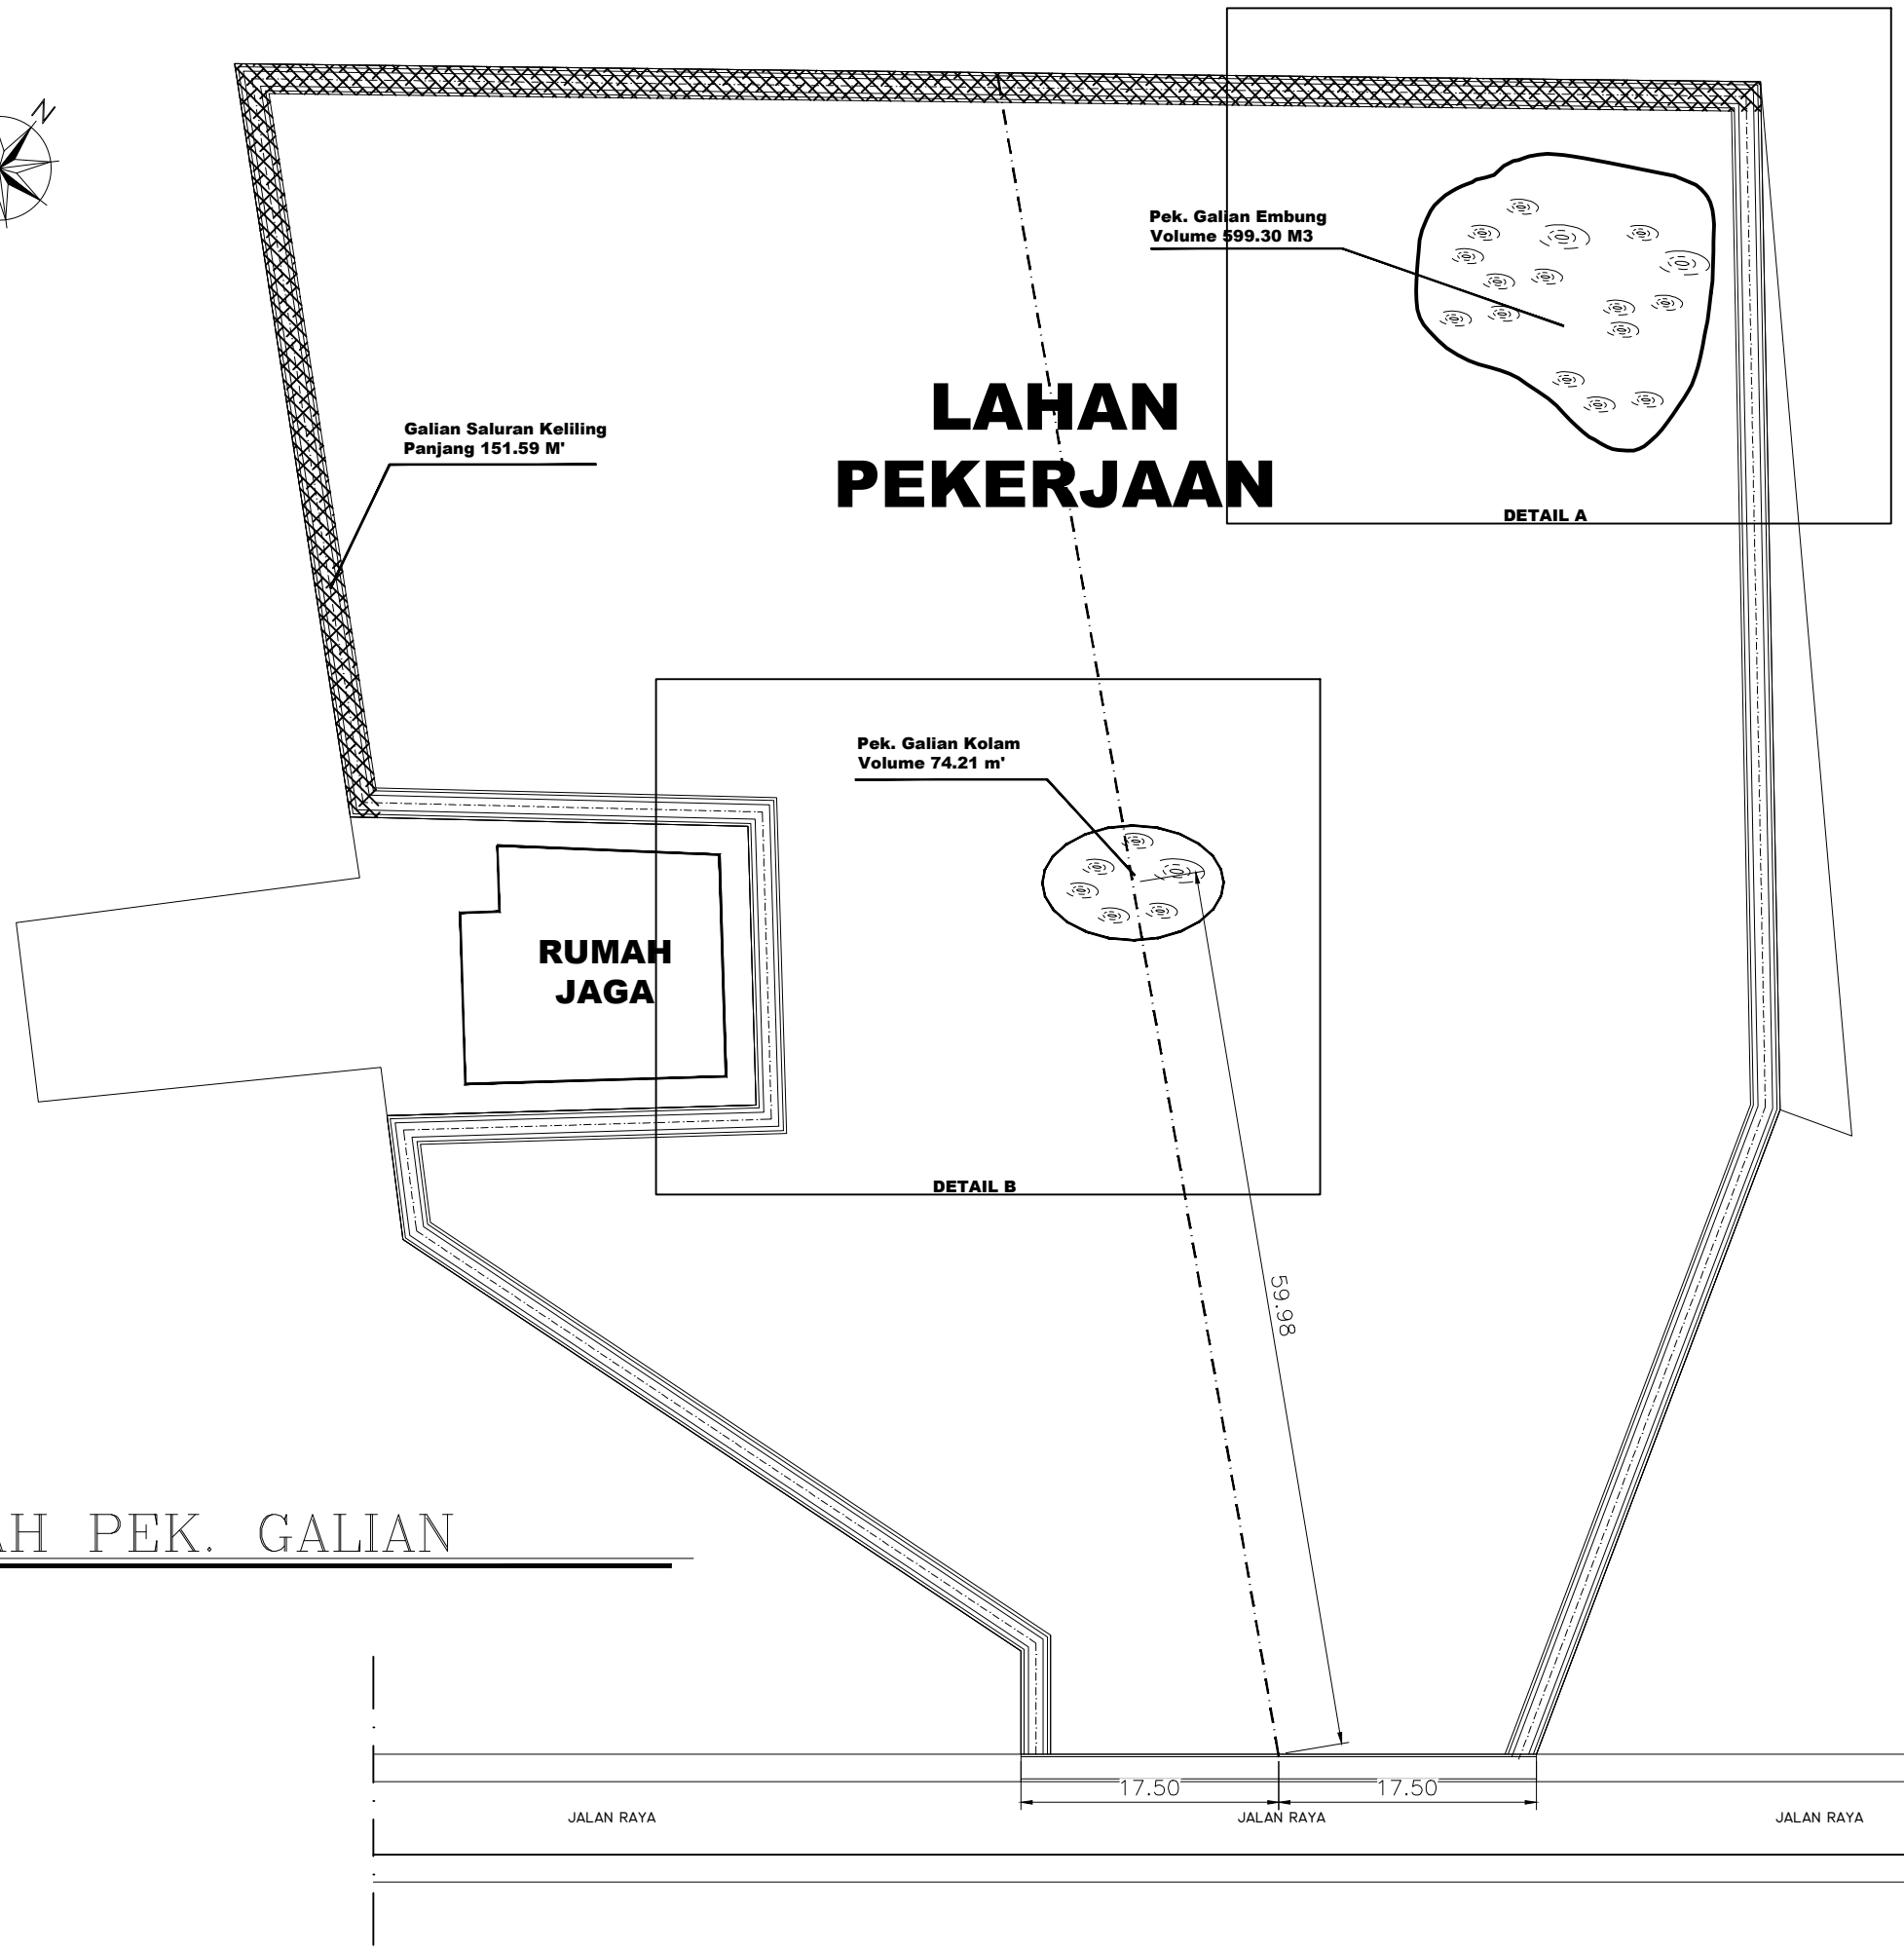

DENAH PEK. GALIAN

SCALE 1 : 200


PEMBERI TUGAS		
DINAS PENGELOLAAN SUMBER DAYA AIR PROVINSI SUMATERA SELATAN		
JUDUL KEGIATAN		
PEMBANGUNAN HANGGAR		
CATATAN		
DIBUAT		
KONSULTAN PERENCANA CV. RIDHO REGINA BERJAYA		
DEDI, S.T SURVEYOR		
DIPERIKSA		
KONSULTAN PERENCANA CV. RIDHO REGINA BERJAYA		
ARI SETIAWAN, SST. TEAM LEADER		
MENYETUJUI		
PEJABAT PELAKSANA TEKNIS KEGIATAN (PPTK) DINAS PENGELOLAAN SUMBER DAYA AIR PROVINSI SUMATERA SELATAN		
K.NATA YUDHA NIP. 19851225 201001 1 003		
MENGETAHUI		
KUASA PENGGUNA ANGGARAN (KPA) DINAS PENGELOLAAN SUMBER DAYA AIR PROVINSI SUMATERA SELATAN		
A. YUDI SAPUTRA, ST, MT NIP. 19860918 201212 1 002		
JUDUL GAMBAR		
DENAH PEK. GALIAN		
TAHUN	SKALA	NO. GBR
2023	1 : 200	05

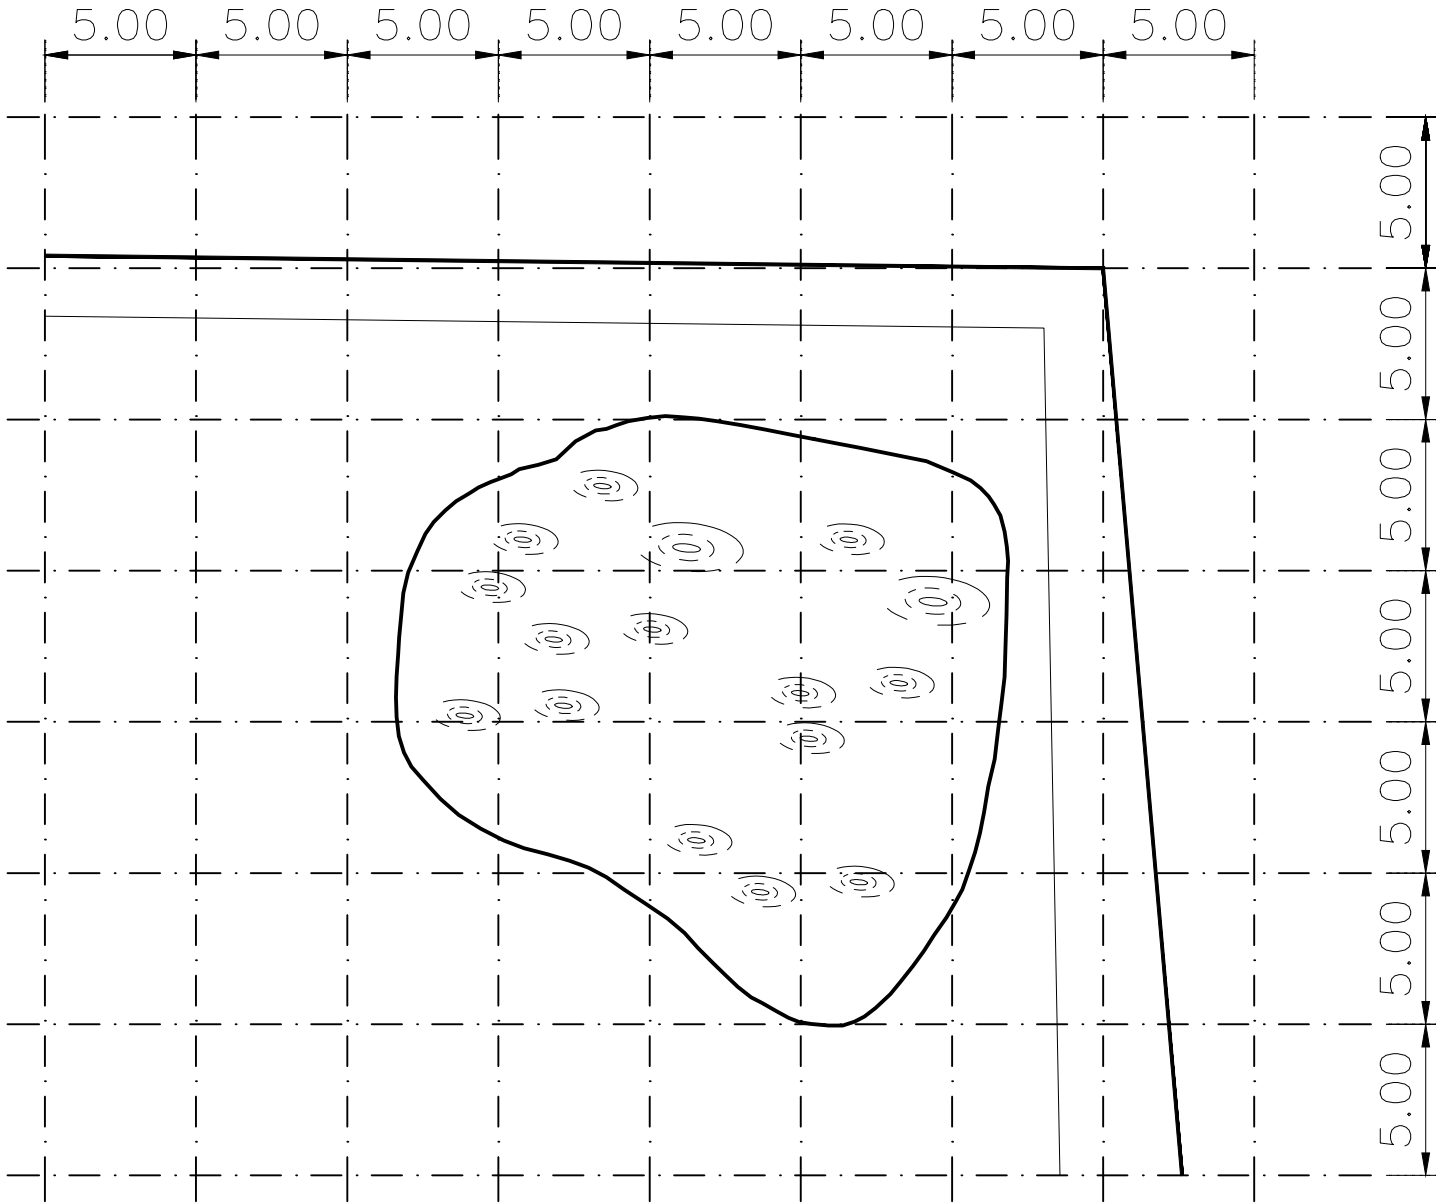

DETAIL A

SCALE 1 : 100


PEMBERI TUGAS		
DINAS PENGELOLAAN SUMBER DAYA AIR PROVINSI SUMATERA SELATAN		
JUDUL KEGIATAN		
PEMBANGUNAN HANGGAR		
CATATAN		
DIBUAT		
KONSULTAN PERENCANA CV. RIDHO REGINA BERJAYA		
DEDI, S.T SURVEYOR		
DIPERIKSA		
KONSULTAN PERENCANA CV. RIDHO REGINA BERJAYA		
ARI SETIAWAN, SST. TEAM LEADER		
MENYETUJUI		
PEJABAT PELAKSANA TEKNIS KEGIATAN (PPTK) DINAS PENGELOLAAN SUMBER DAYA AIR PROVINSI SUMATERA SELATAN		
K.NATA YUDHA NIP. 19851225 201001 1 003		
MENGETAHUI		
KUASA PENGGUNA ANGGARAN (KPA) DINAS PENGELOLAAN SUMBER DAYA AIR PROVINSI SUMATERA SELATAN		
A. YUDI SAPUTRA, ST, MT NIP. 19860918 201212 1 002		
JUDUL GAMBAR		
DETAIL - A		
TAHUN	SKALA	NO. GBR
2023	1 : 100	06

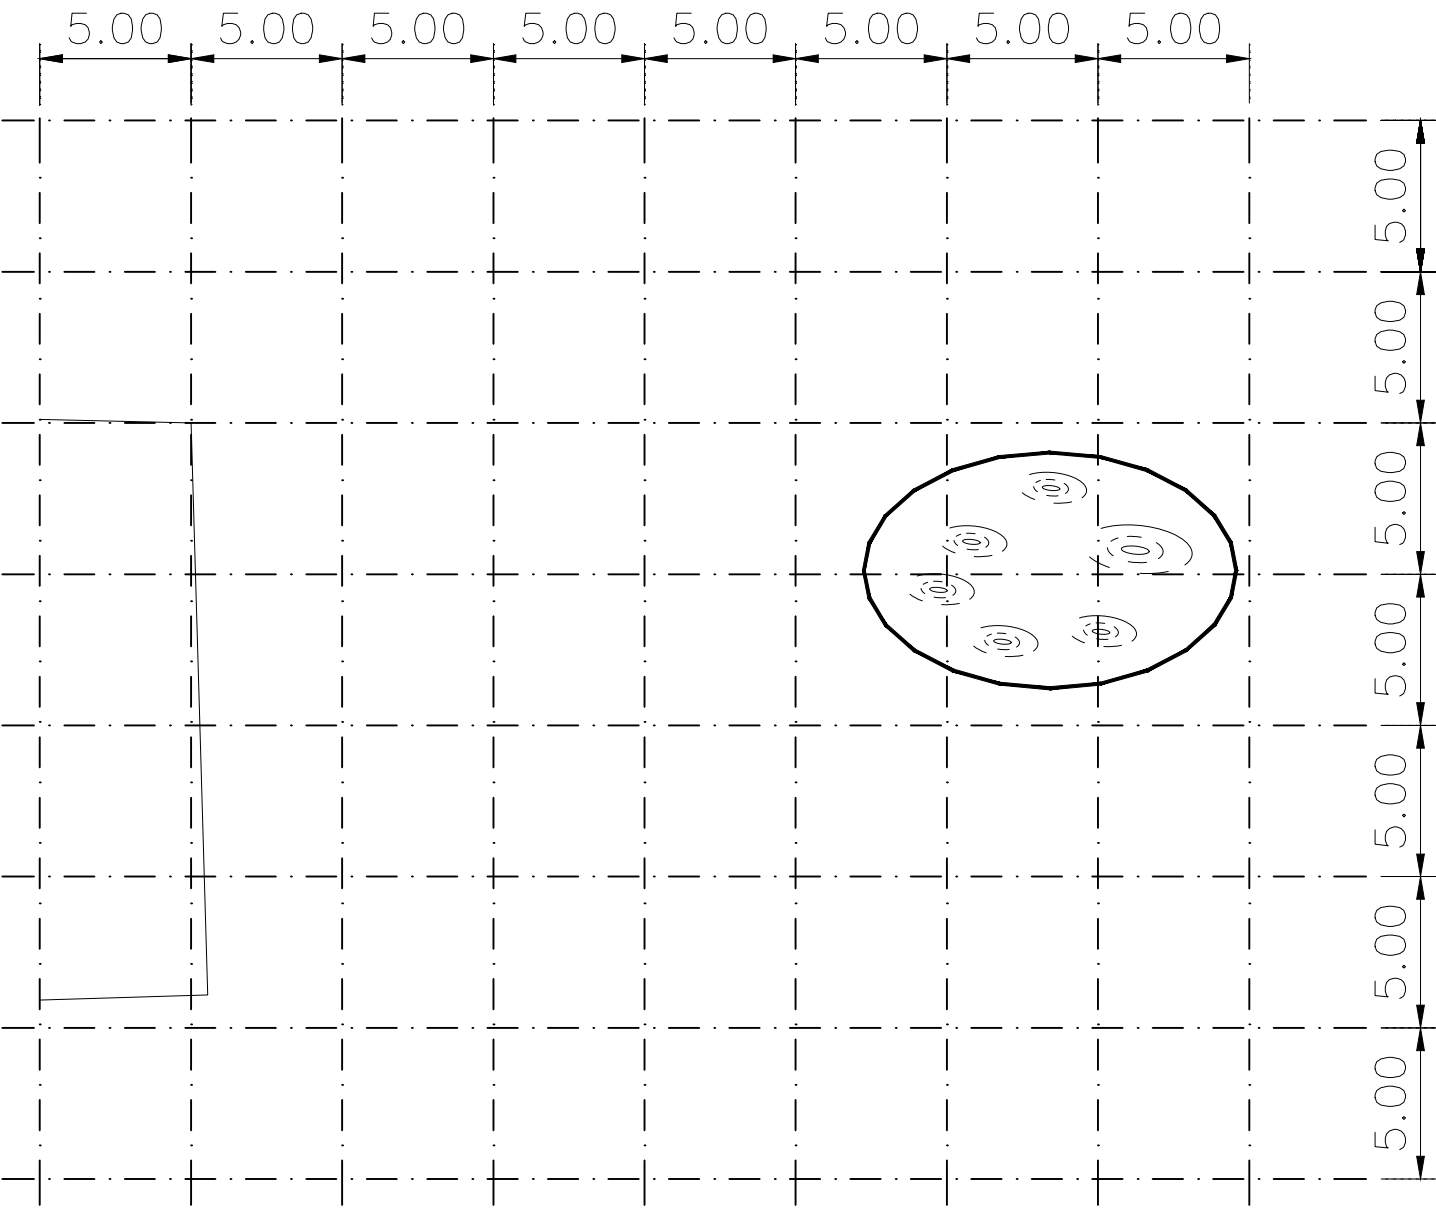

DETAIL B

SCALE 1 : 100


PEMBERI TUGAS		
DINAS PENGELOLAAN SUMBER DAYA AIR PROVINSI SUMATERA SELATAN		
JUDUL KEGIATAN		
PEMBANGUNAN HANGGAR		
CATATAN		
DIBUAT		
KONSULTAN PERENCANA CV. RIDHO REGINA BERJAYA		
DEDI, S.T SURVEYOR		
DIPERIKSA		
KONSULTAN PERENCANA CV. RIDHO REGINA BERJAYA		
ARI SETIAWAN, SST. TEAM LEADER		
MENYETUJUI		
PEJABAT PELAKSANA TEKNIS KEGIATAN (PPTK) DINAS PENGELOLAAN SUMBER DAYA AIR PROVINSI SUMATERA SELATAN		
K.NATA YUDHA NIP. 19851225 201001 1 003		
MENGETAHUI		
KUASA PENGGUNA ANGGARAN (KPA) DINAS PENGELOLAAN SUMBER DAYA AIR PROVINSI SUMATERA SELATAN		
A. YUDI SAPUTRA, ST, MT NIP. 19860918 201212 1 002		
JUDUL GAMBAR		
DETAIL - B		
TAHUN	SKALA	NO. GBR
2023	1 : 100	07

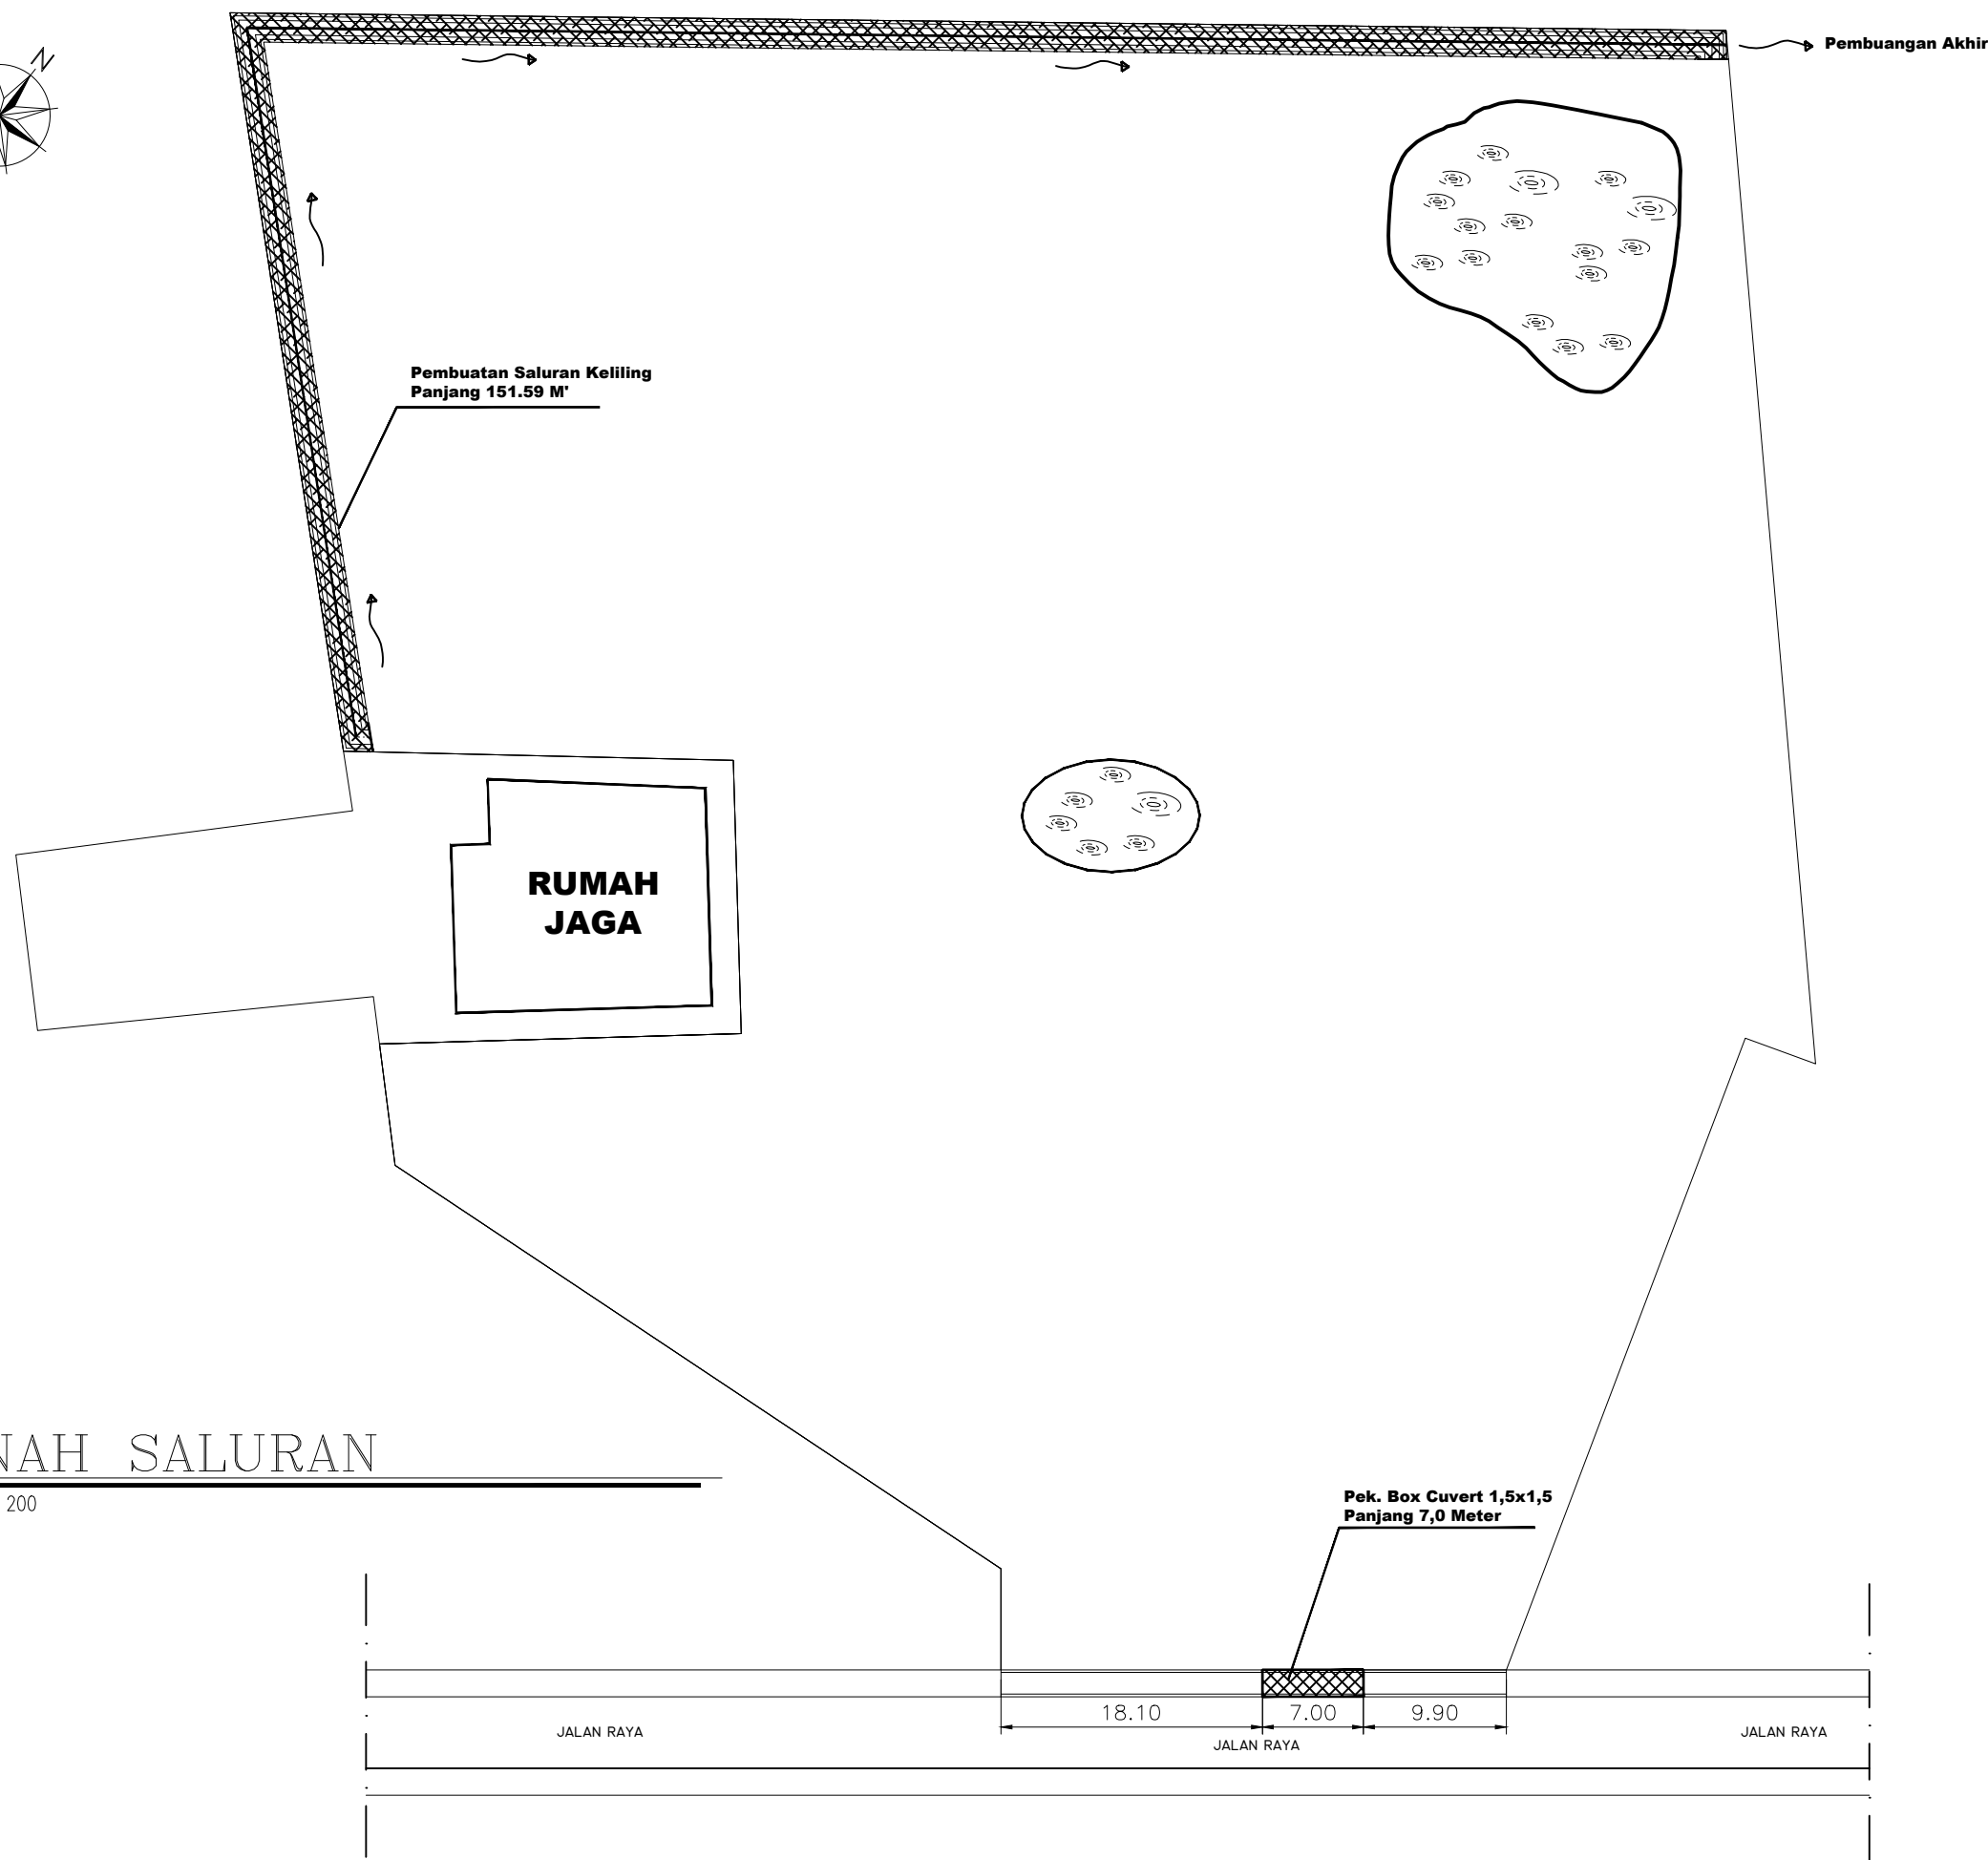

DENAH SALURAN

SCALE 1 : 200


PEMBERI TUGAS		
DINAS PENGELOLAAN SUMBER DAYA AIR PROVINSI SUMATERA SELATAN		
JUDUL KEGIATAN		
PEMBANGUNAN HANGGAR		
CATATAN		
DIBUAT		
KONSULTAN PERENCANA CV. RIDHO REGINA BERJAYA		
DEDI, S.T SURVEYOR		
DIPERIKSA		
KONSULTAN PERENCANA CV. RIDHO REGINA BERJAYA		
ARI SETIAWAN, SST. TEAM LEADER		
MENYETUJUI		
PEJABAT PELAKSANA TEKNIS KEGIATAN (PPTK) DINAS PENGELOLAAN SUMBER DAYA AIR PROVINSI SUMATERA SELATAN		
K.NATA YUDHA NIP. 19851225 201001 1 003		
MENGETAHUI		
KUASA PENGGUNA ANGGARAN (KPA) DINAS PENGELOLAAN SUMBER DAYA AIR PROVINSI SUMATERA SELATAN		
A. YUDI SAPUTRA, ST, MT NIP. 19860918 201212 1 002		
JUDUL GAMBAR		
DENAH SALURAN		
TAHUN	SKALA	NO. GBR
2023	1 : 200	08

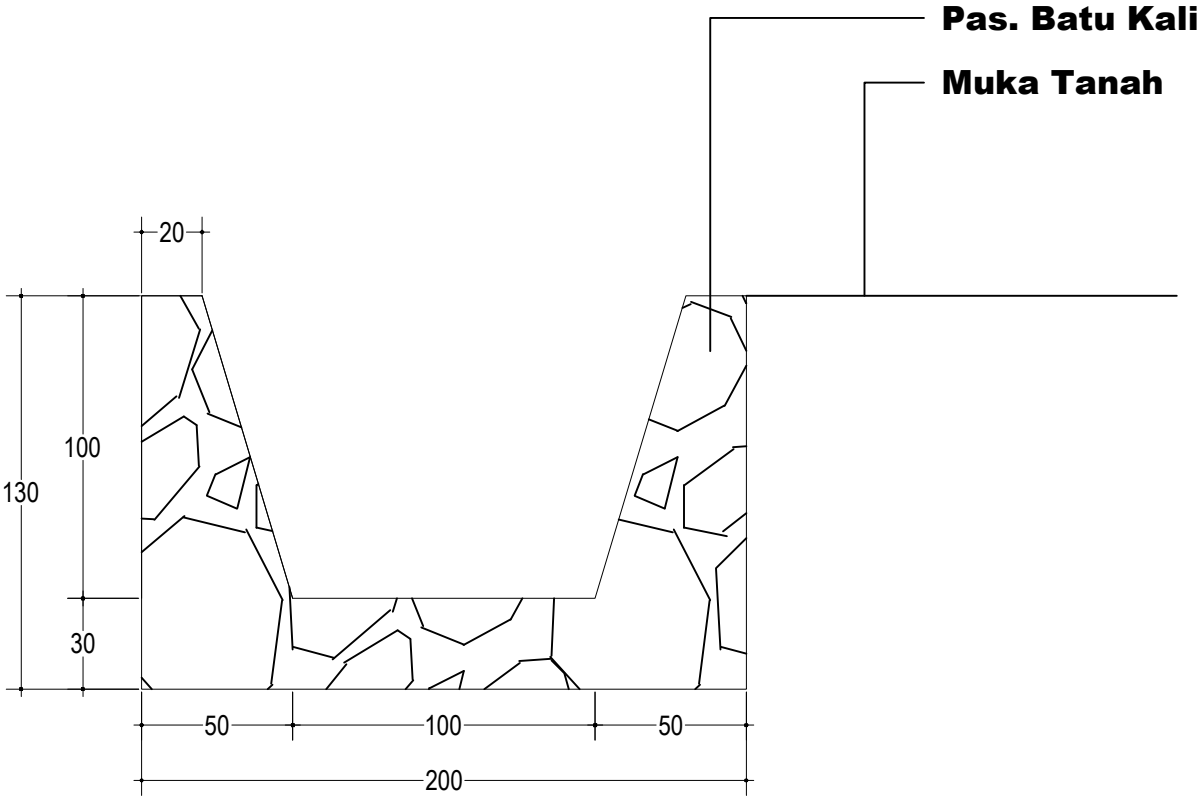

DETAIL SALURAN KELILING

SCALE 1 : 10

PEMBERI TUGAS		
DINAS PENGELOLAAN SUMBER DAYA AIR PROVINSI SUMATERA SELATAN		
JUDUL KEGIATAN		
PEMBANGUNAN HANGGAR		
CATATAN		
DIBUAT		
KONSULTAN PERENCANA CV. RIDHO REGINA BERJAYA		
DEDI, S.T SURVEYOR		
DIPERIKSA		
KONSULTAN PERENCANA CV. RIDHO REGINA BERJAYA		
ARI SETIAWAN, SST. TEAM LEADER		
MENYETUJUI		
PEJABAT PELAKSANA TEKNIS KEGIATAN (PPTK) DINAS PENGELOLAAN SUMBER DAYA AIR PROVINSI SUMATERA SELATAN		
K.NATA YUDHA NIP. 19851225 201001 1 003		
MENGETAHUI		
KUASA PENGGUNA ANGGARAN (KPA) DINAS PENGELOLAAN SUMBER DAYA AIR PROVINSI SUMATERA SELATAN		
A. YUDI SAPUTRA, ST, MT NIP. 19860918 201212 1 002		
JUDUL GAMBAR		
DETAIL SALURAN KELILING		
TAHUN	SKALA	NO. GBR
2023	1 : 10	09

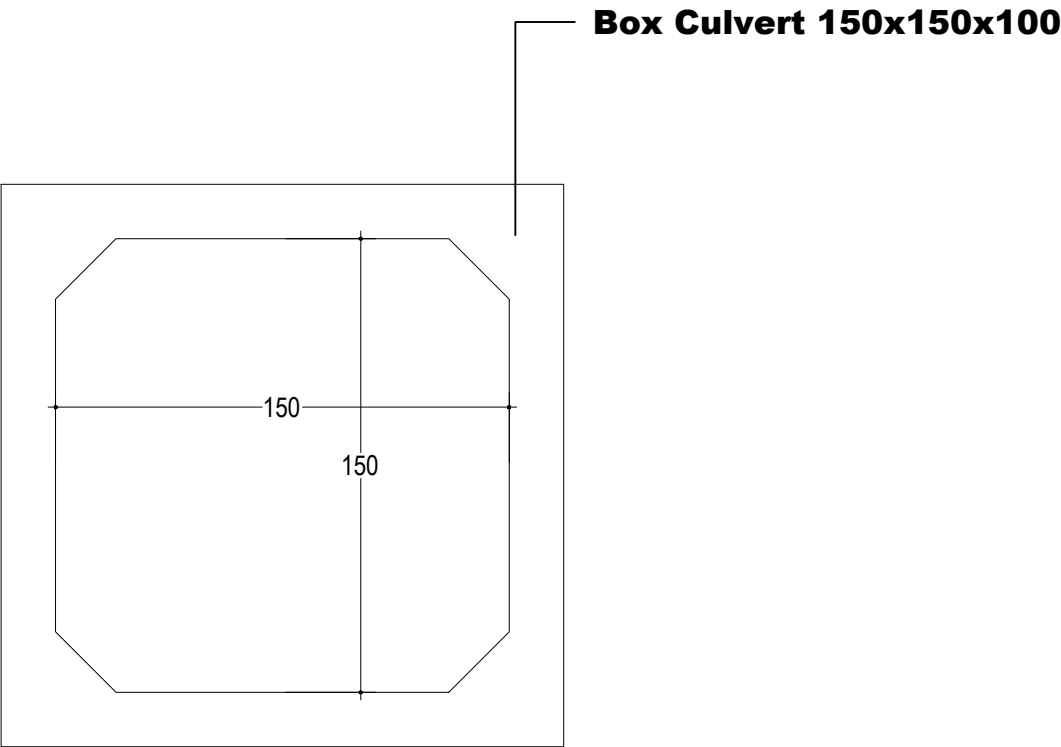


- Catatan :
- Berat 3456 Kg
 - Mutu Beton K-350
 - Kuat Tarik Besi U-50 dan U-24
 - Sistem Cetak Basah dan Kering dengan getaran tinggi
 - Tipe Sambungan Male Female

DETAIL BOX CUVERT

SCALE 1 : 10


PEMBERI TUGAS		
DINAS PENGELOLAAN SUMBER DAYA AIR PROVINSI SUMATERA SELATAN		
JUDUL KEGIATAN		
PEMBANGUNAN HANGGAR		
CATATAN		
DIBUAT		
KONSULTAN PERENCANA CV. RIDHO REGINA BERJAYA		
DEDI, S.T SURVEYOR		
DIPERIKSA		
KONSULTAN PERENCANA CV. RIDHO REGINA BERJAYA		
ARI SETIAWAN, SST. TEAM LEADER		
MENYETUJUI		
PEJABAT PELAKSANA TEKNIS KEGIATAN (PPTK) DINAS PENGELOLAAN SUMBER DAYA AIR PROVINSI SUMATERA SELATAN		
K.NATA YUDHA NIP. 19851225 201001 1 003		
MENGETAHUI		
KUASA PENGGUNA ANGGARAN (KPA) DINAS PENGELOLAAN SUMBER DAYA AIR PROVINSI SUMATERA SELATAN		
A. YUDI SAPUTRA, ST, MT NIP. 19860918 201212 1 002		
JUDUL GAMBAR		
DETAIL BOX COVERT		
TAHUN	SKALA	NO. GBR
2023	1 : 10	10

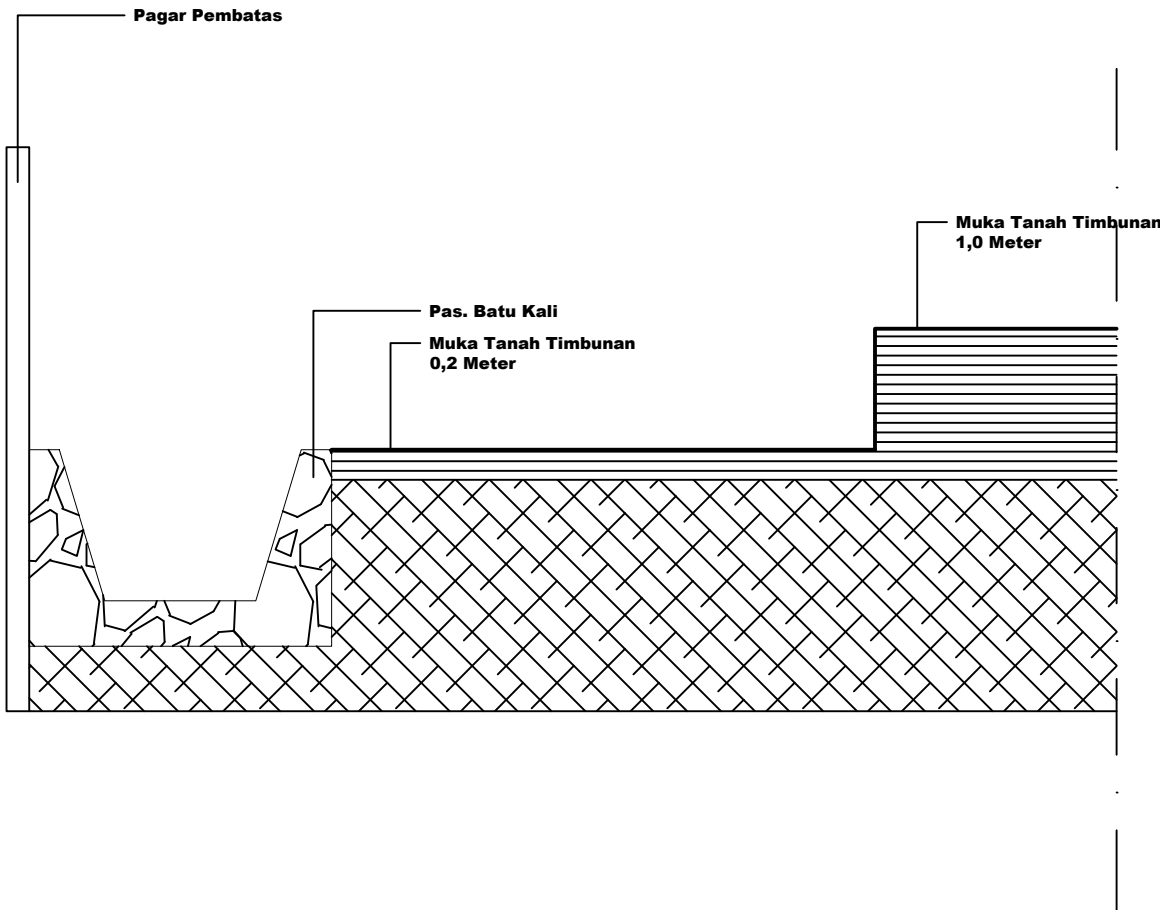

DETAIL TIMBUNAN

SCALE 1 : 20

PEMBERI TUGAS		
DINAS PENGELOLAAN SUMBER DAYA AIR PROVINSI SUMATERA SELATAN		
JUDUL KEGIATAN		
PEMBANGUNAN HANGGAR		
CATATAN		
DIBUAT		
KONSULTAN PERENCANA CV. RIDHO REGINA BERJAYA		
DEDI, S.T SURVEYOR		
DIPERIKSA		
KONSULTAN PERENCANA CV. RIDHO REGINA BERJAYA		
ARI SETIAWAN, SST. TEAM LEADER		
MENYETUJUI		
PEJABAT PELAKSANA TEKNIS KEGIATAN (PPTK) DINAS PENGELOLAAN SUMBER DAYA AIR PROVINSI SUMATERA SELATAN		
K.NATA YUDHA NIP. 19851225 201001 1 003		
MENGETAHUI		
KUASA PENGGUNA ANGGARAN (KPA) DINAS PENGELOLAAN SUMBER DAYA AIR PROVINSI SUMATERA SELATAN		
A. YUDI SAPUTRA, ST, MT NIP. 19860918 201212 1 002		
JUDUL GAMBAR		
DETAIL TIMBUNAN		
TAHUN	SKALA	NO. GBR
2023	1 : 100	II

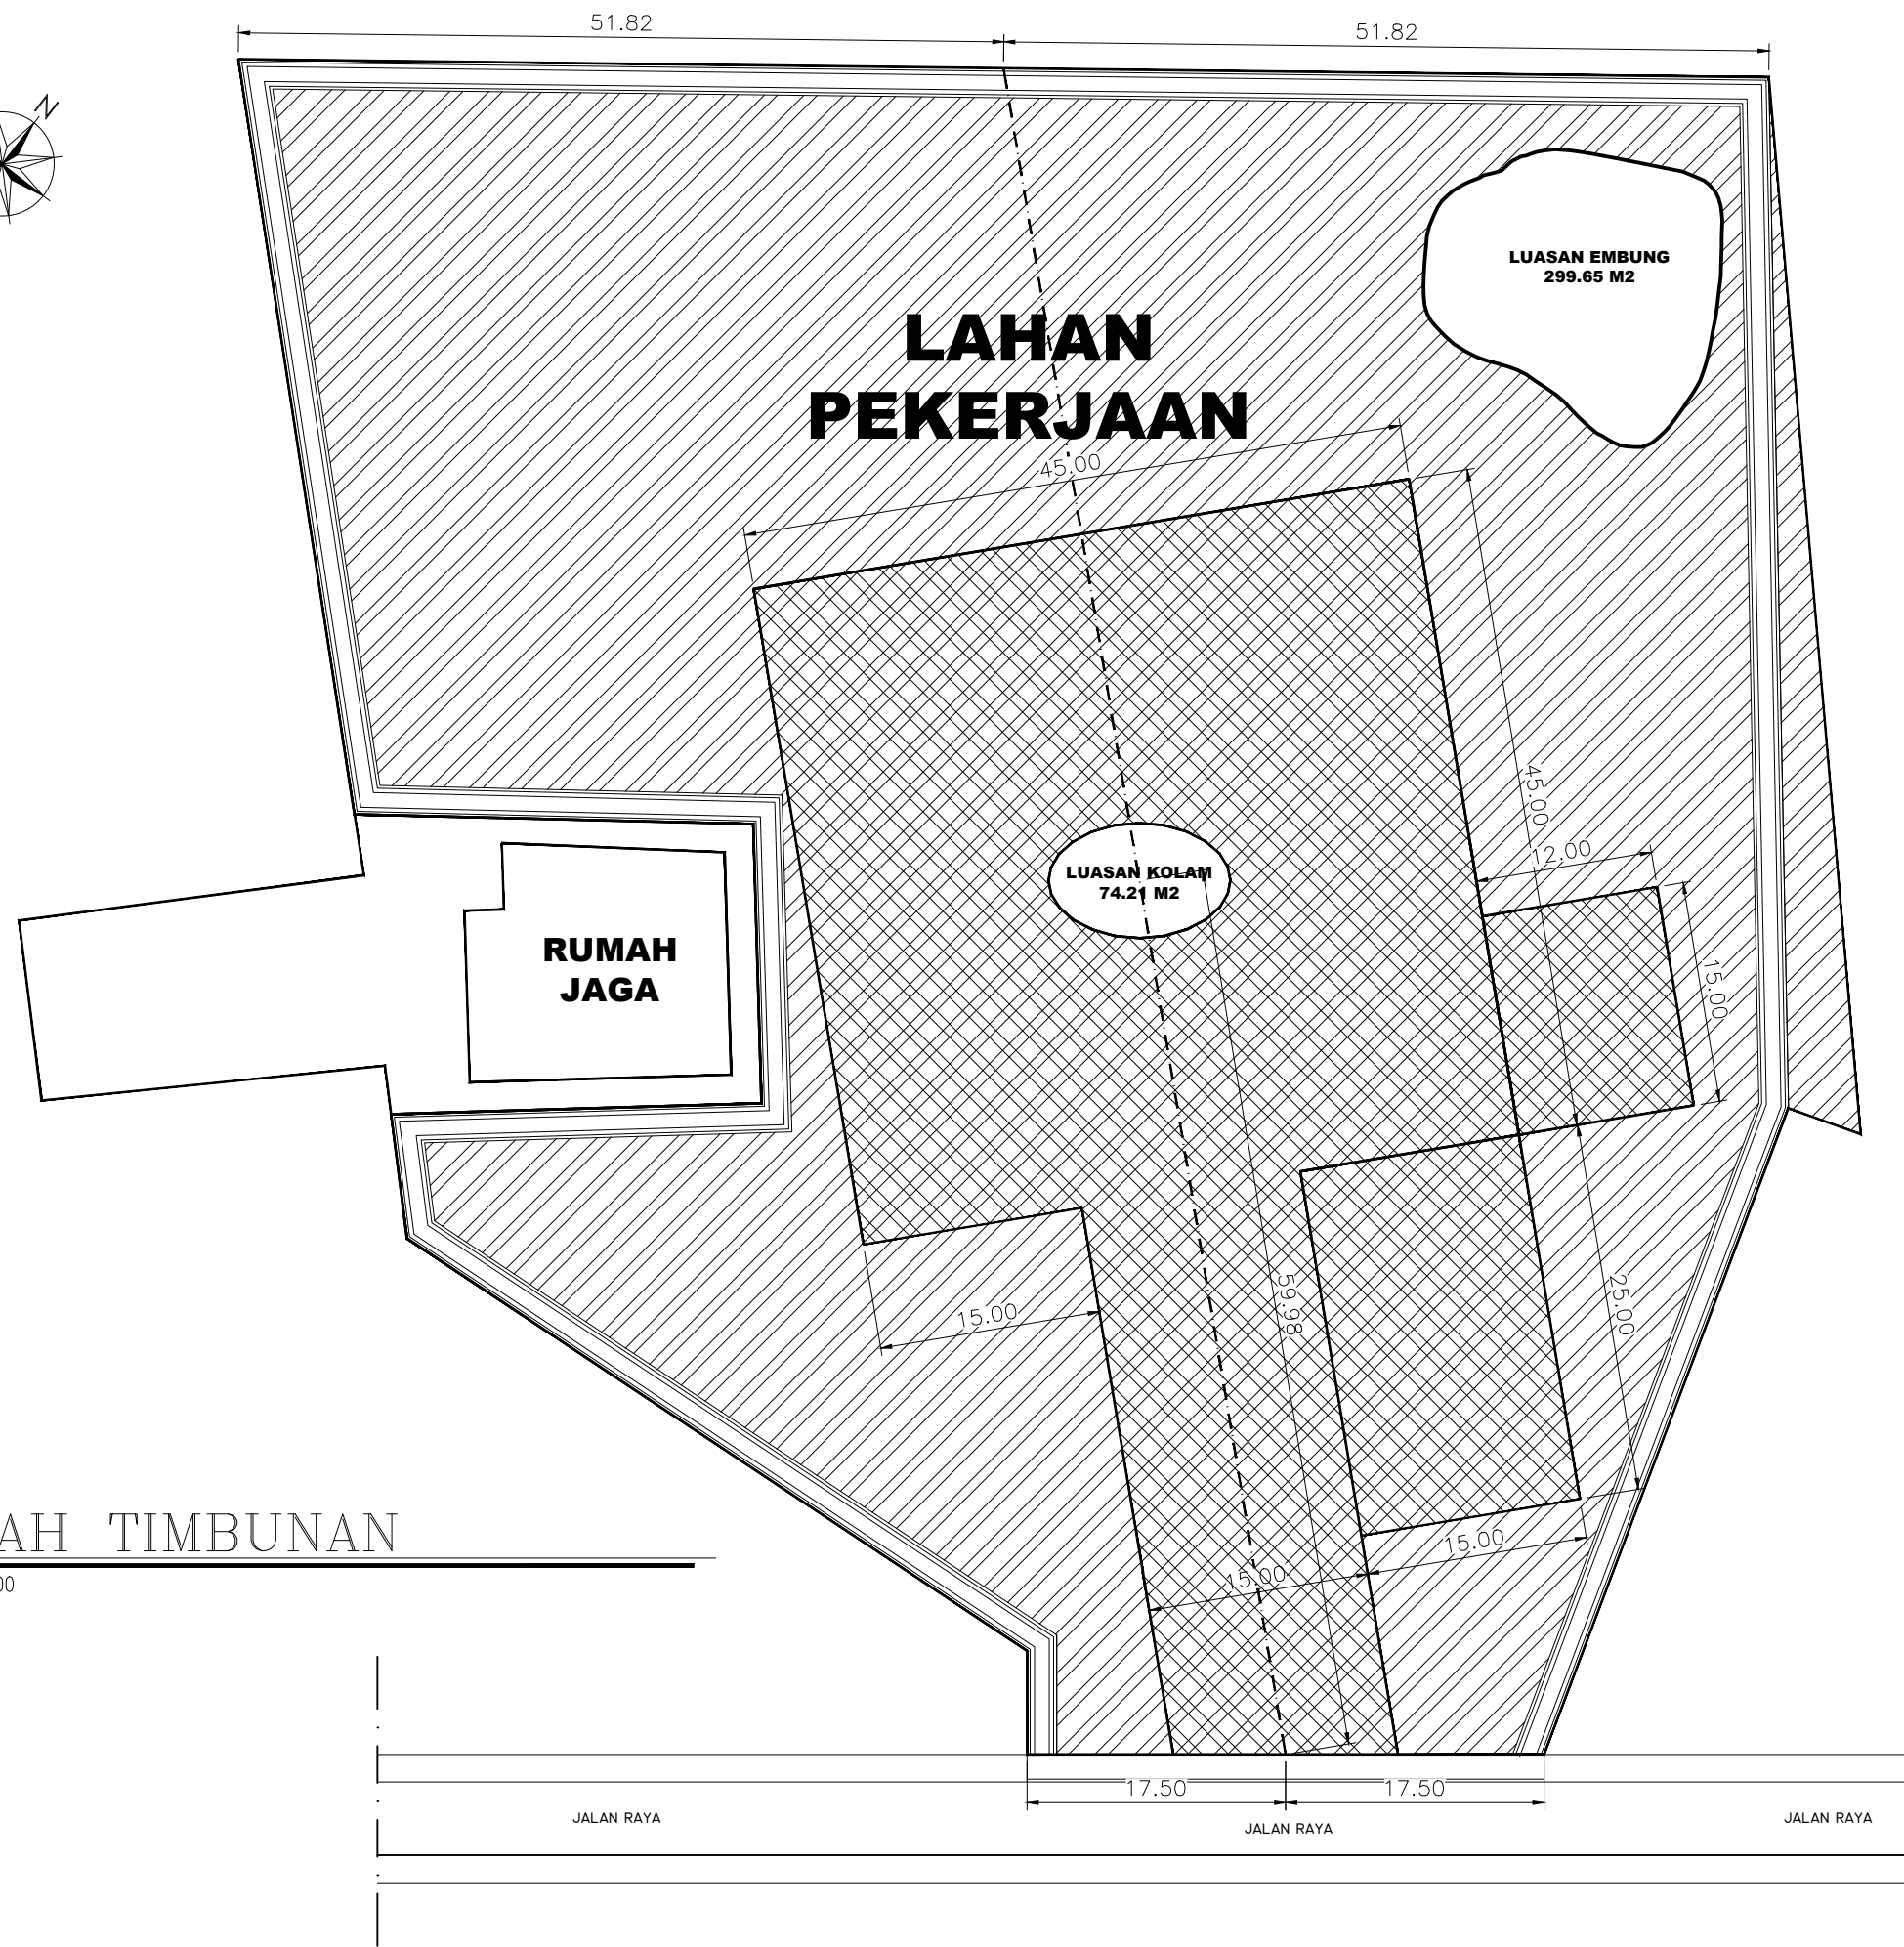

DENAH TIMBUNAN

SCALE 1 : 200

PEMBERI TUGAS		
DINAS PENGELOLAAN SUMBER DAYA AIR PROVINSI SUMATERA SELATAN		
JUDUL KEGIATAN		
PEMBANGUNAN HANGGAR		
CATATAN		
TIMBUNAN 0,2 Meter TIMBUNAN 1,0 Meter		
DIBUAT		
KONSULTAN PERENCANA CV. RIDHO REGINA BERJAYA		
DEDI, S.T SURVEYOR		
DIPERIKSA		
KONSULTAN PERENCANA CV. RIDHO REGINA BERJAYA		
ARI SETIAWAN, SST. TEAM LEADER		
MENYETUJUI		
PEJABAT PELAKSANA TEKNIS KEGIATAN (PPTK) DINAS PENGELOLAAN SUMBER DAYA AIR PROVINSI SUMATERA SELATAN		
K.NATA YUDHA NIP. 19851225 201001 1 003		
MENGETAHUI		
KUASA PENGGUNA ANGGARAN (KPA) DINAS PENGELOLAAN SUMBER DAYA AIR PROVINSI SUMATERA SELATAN		
A. YUDI SAPUTRA, ST, MT NIP. 19860918 201212 1 002		
JUDUL GAMBAR		
DENAH TIMBUNAN		
TAHUN	SKALA	NO. GBR
2023	1 : 200	12